 





WI-1-15

**PODDASZE**  
INSTALACJA WENTYLACJI

(skala 1:100)




WI-1-11  
WI-1-22  
WI-1-3  
WI-1-1

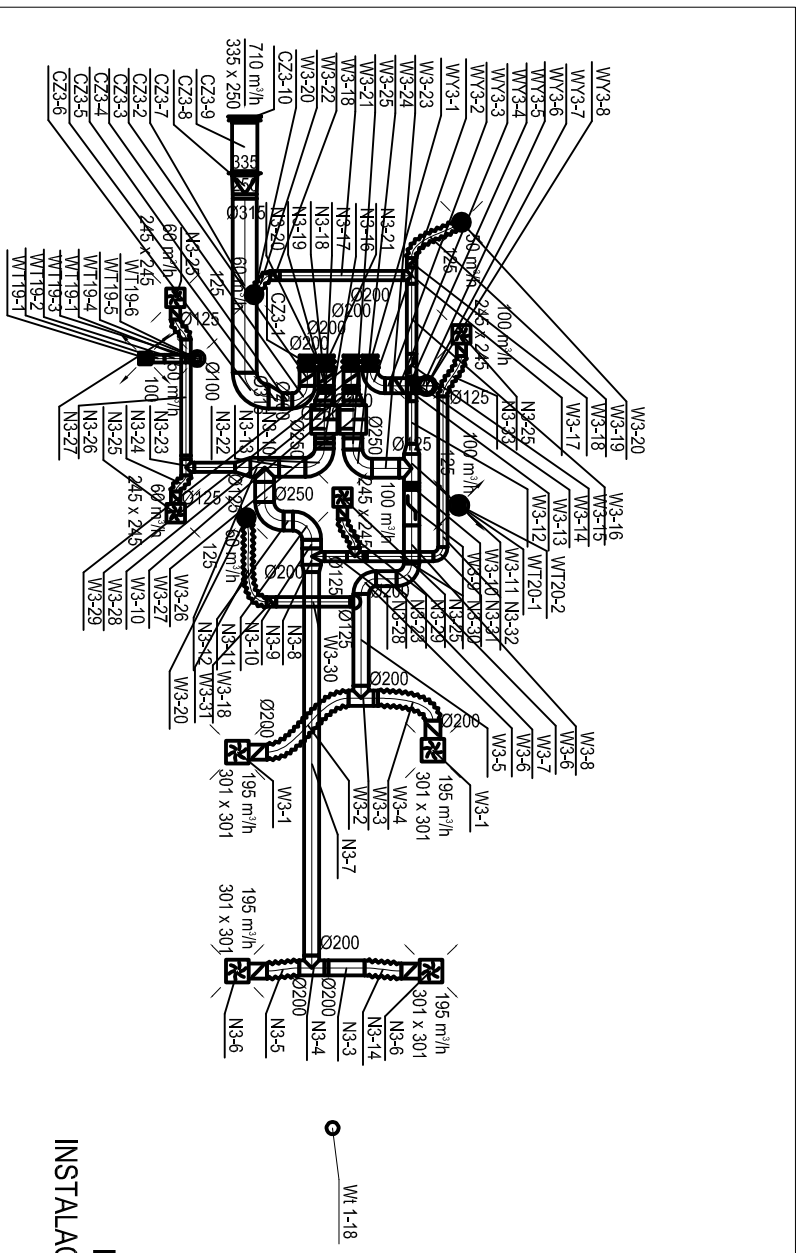


**PARTER**  
INSTALACJA WENTYLACJI

(skala 1:100)

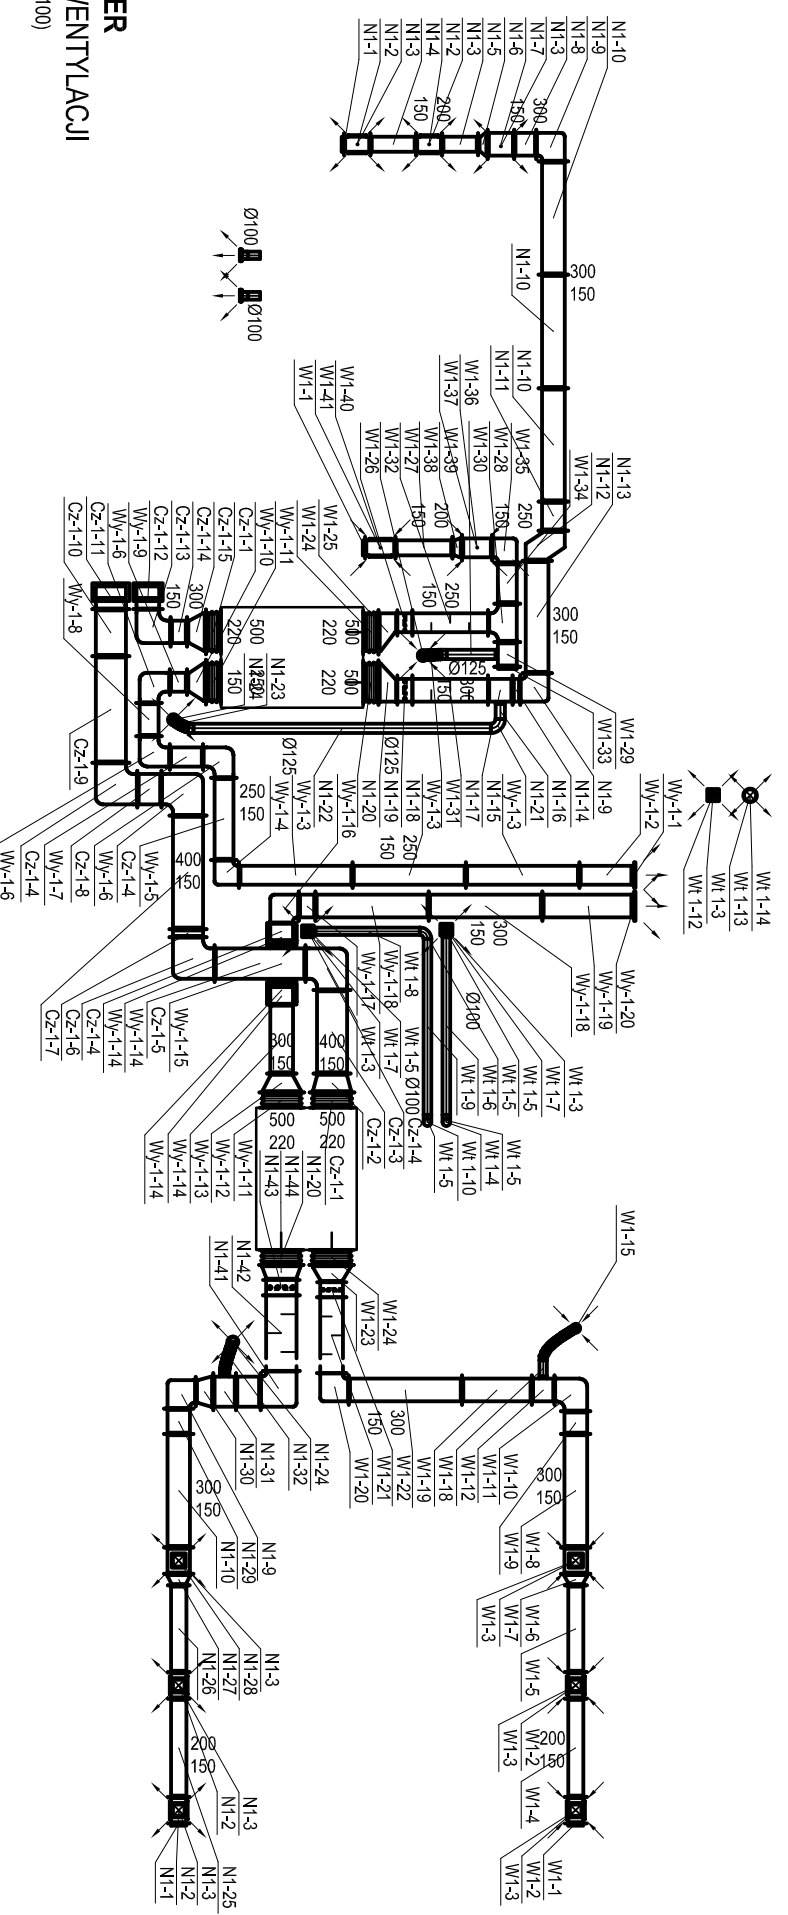


**PIĘTRO**  
INSTALACJA WENTYLACJI

(skala 1:100)

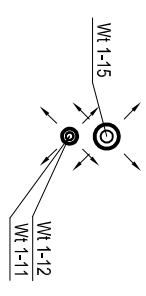


WI-1-12  
WI-1-11  
WI-1-1

 


WI-1-12  
WI-1-11  
WI-1-1

**PIWNICA**  
INSTALACJA WENTYLACJI

 
(skala 1:100)




WI-1-14  
WI-1-23

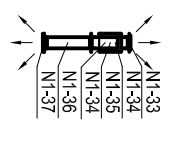

 NI-33  
NI-34  
NI-35  
NI-34  
NI-36  
NI-37



WI-1-3  
WI-1-17

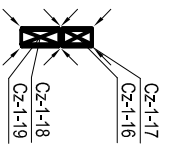

Cz-1-17  
Cz-1-16  
Cz-1-18  
Cz-1-19

**akpb** ARCHITEKCI PIOTR BARTOSIK

pracownia 60-566 :Poznań, ul. Szamotulska 82/8  
tel. 61-8417-593, 501-645-391 e-mail: akpbarchitekci@gmail.com

INWESTOR:  
**GINNA CZERWONAK, ul. Źródłana 39, 62-004 Czerwonak**

NAZWA PROJEKTU:  
Przebudowa budynku dworca w Bolechowie wraz z zabudowaniami przyległymi oraz budowa infrastruktury zewnętrznej dla dworca w Bolechowie Bolechowo, ul. Kolejowa, dz. nr 270/14, 270/15, 270/13, 262

BRANŻA:  
**SANITARNA**

FAZA PROJEKTU:  
**PROJEKT WYKONAWCZY**

NAZWA RYSUNKU:  
Instalacja wentylacji - specyfikacja

SKALA:  
1:100

PROJEKTANCI:  
mgr inż. Monika Narozniak  
upr. nr ZAP/0002/P00S/03  
SPRAWDZILI:  
mgr inż. Katarzyna Kamińska  
upr. nr LBS/0016/P00S/07  
OPRACOWAŁ:  
mgr inż. Monika Korzeniewska

NR RYS.:  
**IS-22**

POZNAŃ, GRUDZIEŃ 2015 r.