


CZĘŚĆ B1

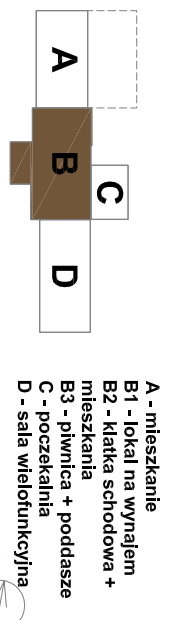

- A - mieszkanie
- B1 - lokal na wynajem
- B2 - klatka schodowa + mieszkanie
- B3 - piwnica + poddasze
- C - poczekalnia
- D - sala wielofunkcyjna

AKPB ARCHITEKCI
PIOTR BARTOSIK
 61-899 POZNAŃ, os. Wschodnie Wzgórze 36/70
 tel. 501-645-591
 e-mail: akpbarchitekci@gmail.com

INWESTOR:
GMINA CZERWONAK, ul. Źródłana 39, 62-004 Czerwonak

NAZWA PROJEKTU:
Przebudowa budynku dworca w Bolechowie wraz z zabudowaniami przyległymi oraz budowa infrastruktury zewnętrznej dla dworca w Bolechowie
 Bolechowo, ul. Kolejowa, dz. nr 270/14, 270/15, 270/13, 262

BRANŻA:
ELEKTRYKA
 FAZA PROJEKTU: **BUDOWLANY**

NAZWA RYSUNKU:
RZUT PIWNICY
 SKALA: **1:50**

PROJEKTOWAŁ:
 mgr inż. Tomasz Małachuk
 upr. bud. WKR/P0287/PW/OE/06

SPRAWDZIŁ:
 mgr inż. Marek Miałczarek
 upr. bud. ZAP/P0146/PO/OE/07

NR RYS.: E2
 POZNAŃ, grudzień 2015 r.