


ZBIORNIK BEZODPŁYWOWY  
V=9,5m<sup>3</sup>

ZBIORNIK BEZODPŁYWOWY  
V=9,5m<sup>3</sup>

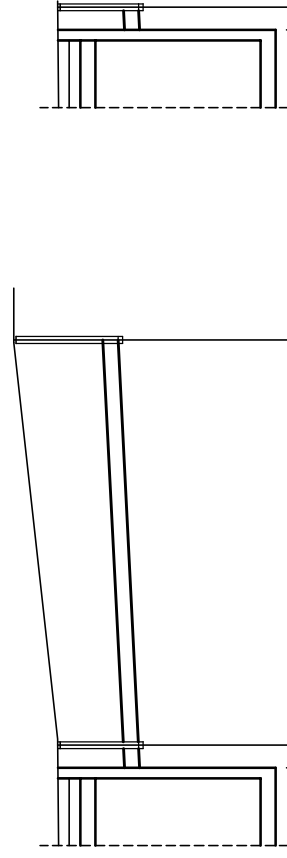

PP=85,0 m.n.p.m.

RZĘDNA TERENU PROJ.	90,72	91,80	90,73	91,80	90,72	91,80	90,73	91,80
RZĘDNA TERENU ISTN.	90,72	91,80	90,73	91,80	91,00	91,91	90,72	91,80
RZĘDNA DNA KANAŁU	90,72	91,80	90,73	91,80	91,00	91,91	90,72	91,80
ŚREDNICE	200 PVC		200 PVC		200 PVC		200 PVC	
SPADKI	1%		1%		1%		1%	
ODLEGŁOŚCI	1,5		27,6		1,5			

S2

S

S2

AKPB ARCHITEKCI  
PIOTR BARTOSIK  
61-699 POZNAŃ, Wichrowe Wzgórze 36/70  
tel. (61) 8206950, e-mail: akpb@architekci.pl

INWESTOR: URZĄD GMINY CZERWONAK  
ul. Źródłana 39  
62-004 CZERWONAK

KOMPLEKS BOISK SPORTOWYCH  
w ramach programu ORLIK 2012  
obręb CZERWONAK KOZIEGŁOWY  
rejon ul. Św. Wojciecha, działka nr 30, sekcja : N1E1-15,16

FAZA PROJEKTU  
PROJEKT WYKONAWCZY

INSTALACJE WOD-KAN  
ROZWINIĘCIE INSTALACJI KAN. SANITARNEJ

PROJEKTANT: mgr inż. Jerzy Kaczkowski  
upr. 142/Pw/93  
SPRAWDZAJACY: inż. BARBARA HOLA-JDA  
NR UPR 13/89/PW

SKALA:  
1:100  
1:500

P O Z N A N  
MARZEC 2009

11S