


PRZYŁĄCZE WODOCIĄGOWE WG  
ODDZIELNEGO OPRACOWANIA

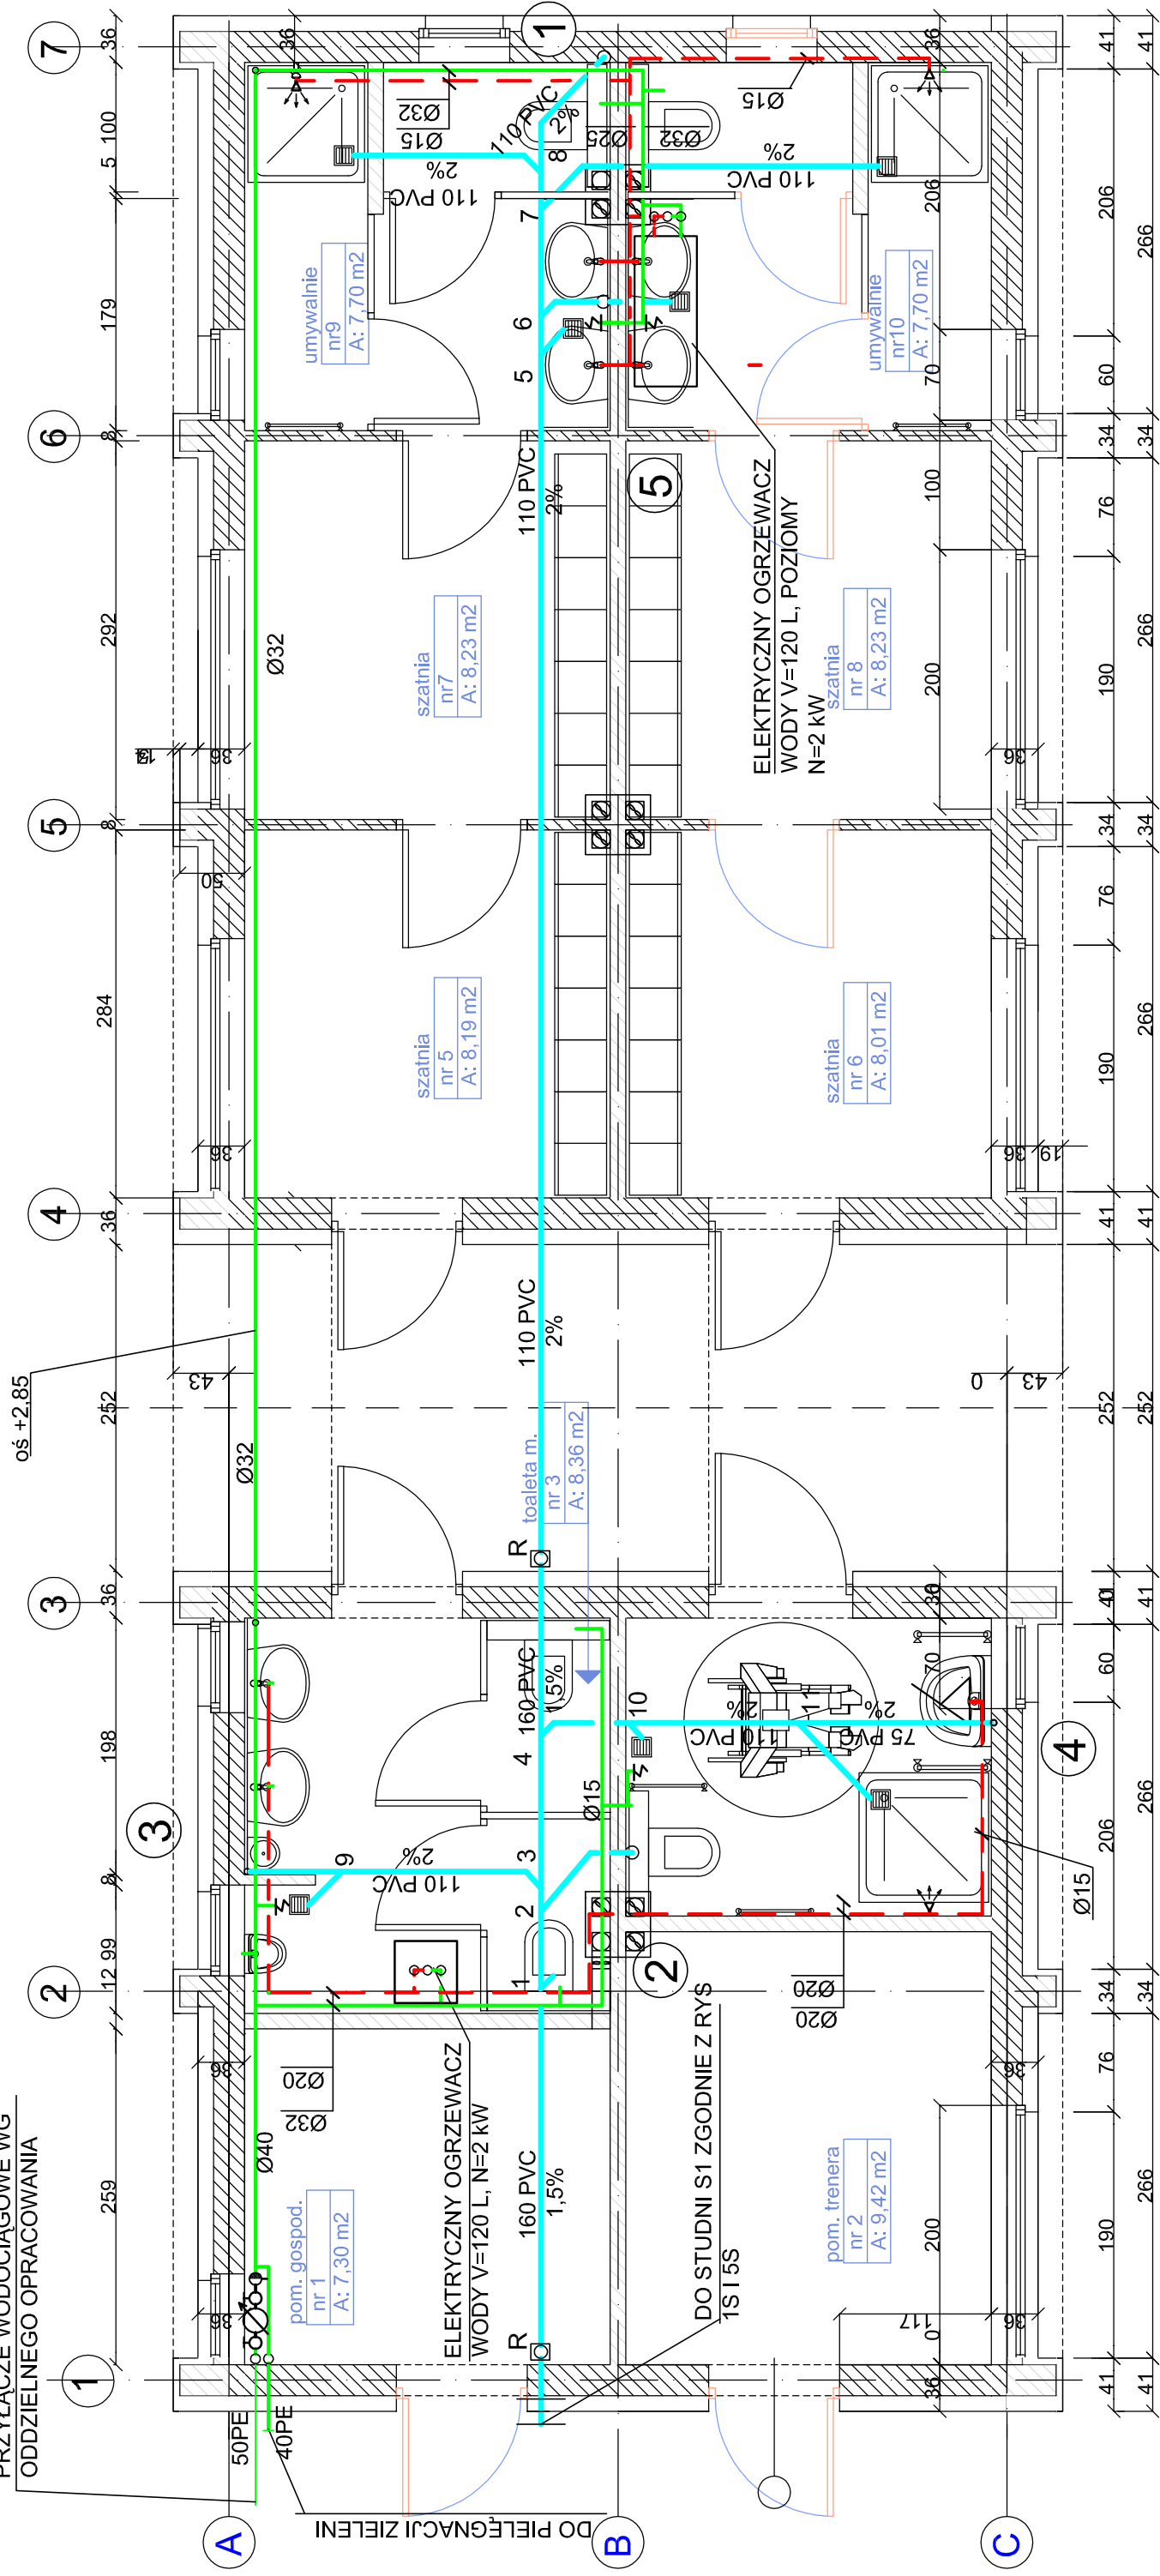

poziom +0,00 = 92,40

- ↑ ZAWÓR CZERPALNY ZE ZŁĄCZKĄ DO WĘŻA
- WODA ZIMNA
- WODA CIEPŁA
- KANALIZACJA SANITARNA

INWESTOR: URZĄD GMINY CZERWONAK

ul. Źródłana 39  
62-004 CZERWONAK

KOMPLEKS BOISK SPORTOWYCH  
w ramach programu ORLIK 2012  
obręb CZERWONAK KOZIEGŁOWY  
rejon ul. Św. Wojciecha, działka nr 30, sekcja : N1E1-15,16

FAZA PROJEKTU: PROJEKT WYKONAWCZY

PAWILON ZAPLECZA HIGIENICZNO-GOSPODARCZEGO  
INSTALACJA WOD-KAN  
RZUT PRZYZIEMIA

AKPB ARCHITEKCI  
PIOTR BARTOSIK  
tel.(61)8206950, e-mail:akpb@architekci.pl

PROJEKTANT: mgr inż. Jerzy Kaczkowski  
upr.142/Pw/93

SPRAWDZAJĄCY: inż. BARBARA HOLAJDA  
NR UPR 13/89/PW

SKALA:  
1:50

P O Z N A N I E  
MARZEC 2009

2s