

HYDRANT OGRODOWY

±0,00=92,40

DO INSTALACJI WODOCIĄGOWEJ  
W PAWILONIE ZAPLECZA  
WG RYS. 2S,4S

PP=88,0 m.n.p.m.

RZĘDNA TERENU PROJ.	91,07 92,38	91,06 92,38	91,94 92,30	91,82 92,30	91,94 92,30	91,84 92,30
RZĘDNA OSI RURUCIĄGU						
ŚREDNICE / SPADKI		0,3%	40 PE	0,3%	32 PE	0,3%
ODLEGŁOŚCI	3,2	21,0	38,1	35,5		


A

B

H01

B

## SCHEMAT HYDRANTU OGRODOWEGO

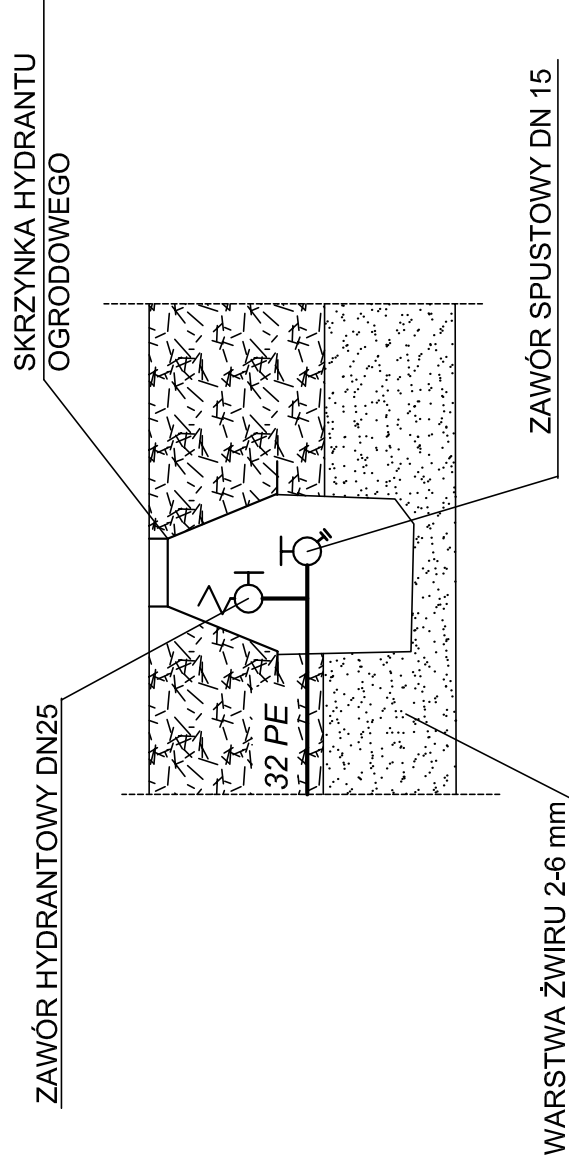

INWESTOR: URZĄD GMINY CZERWONAK ul. Źródlana 39 62-004 CZERWONAK	
KOMPLEKS BOISK SPORTOWYCH w ramach programu ORLIK 2012 obręb CZERWONAK KOZIEGŁOWY rejon ul. Św. Wojciecha, działka nr 30, sekcja : N1E1-15,16	
FAZA PROJEKTU	PROJEKT WYKONAWCZY
INSTALACJE WOD-KAN	
ROZWIINIĘCIE INSTALACJI PIELEGNACJI ZIELENI	
PROJEKTANT:	mgr inż. Jerzy Kaczkowski upr. 142/Pw/93
SPRAWDZAJACY:	inż. BARBARA HOLA-JDA NR UPR 13/89/PW
SKALA: 1:100	
9S	
P O Z N A N	
MARZEC 2009	

AKPB ARCHITEKCI  
PIOTR BARTOSIK  
61-699 POZNAŃ, WichroweWzgórze36/70  
tel.(61)8206950, e-mail:akpb@architekci.pl