
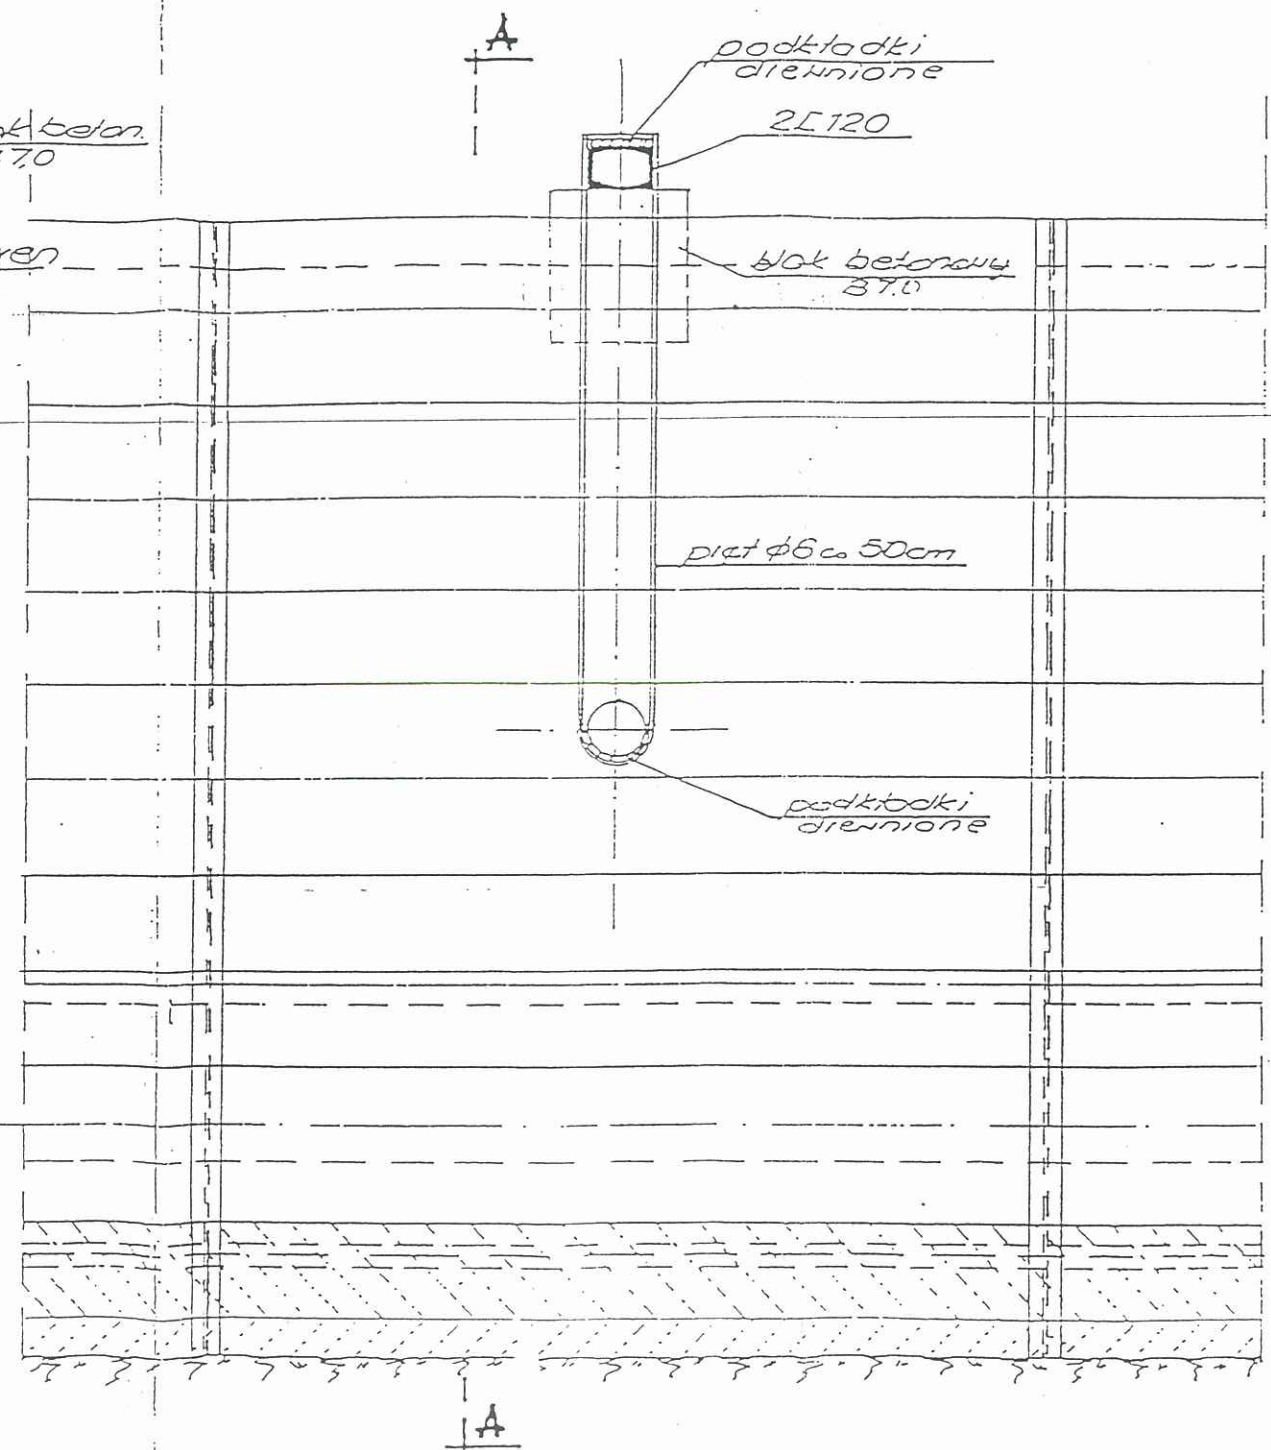


przekrój A-A

przekrój B-B

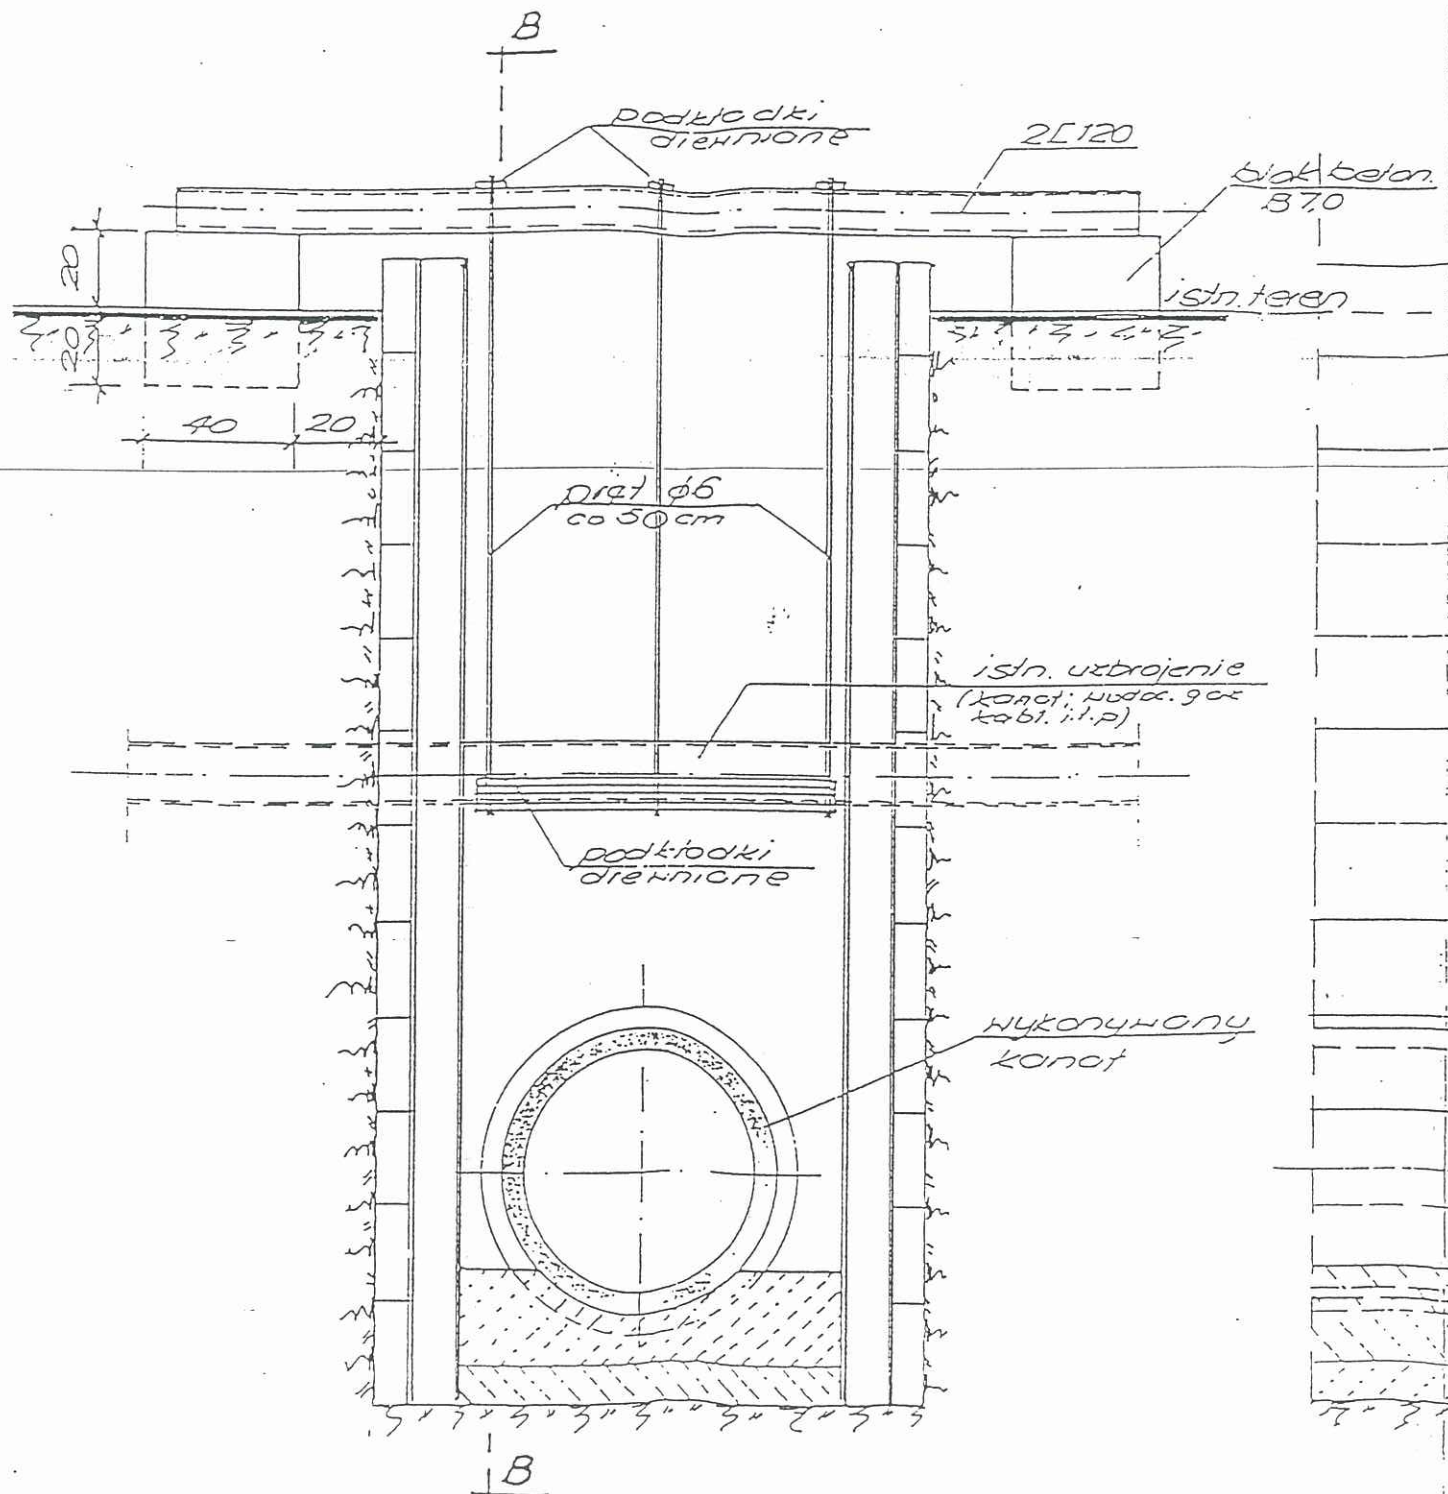

Zestawienie stali profilowej:
 L120 stal St35X
 dl. 2 · 2,70 · 3 = 16,2 m
 ciężar G = 16,20 · 13,40 · 1,03 = 224,0 kg

INWESTOR: URZĄD GMINY - CZERWONAK	STADIUM: PROJ. WYK.
OBIEKT: KANALIZACJA SANITARNA CZERWONAK UL. ŹRÓDLANA	DATA: 12. 2003
TREŚĆ: Podwieszenie uzbrojenia podziemnego	SKALA: 1 : 20
PROJEKTANT: mgr inż. Janusz Smólski Upr. 285/77/Pw	NR RYS: 7