


PRZEKRÓJ WYKOPU SKALA 1:50
PRZY PRZEJŚCIACH PRZEZ DROGĘ

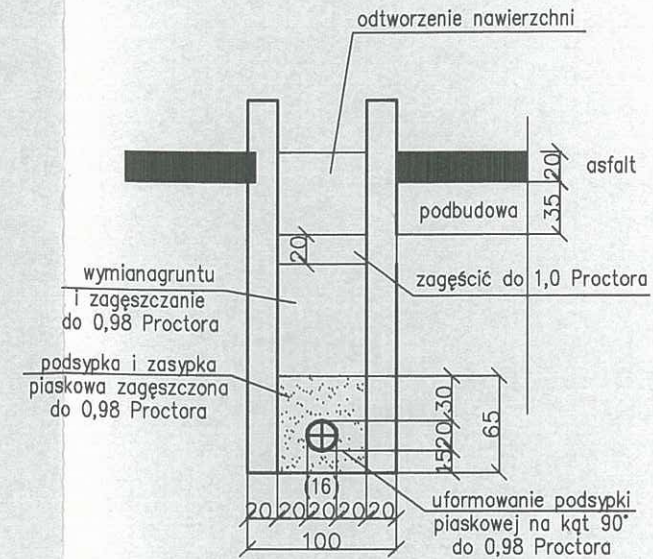

Kanał główny projektuje się z rur kamionkowych wewnątrz glazurowanych z uszczelką L. $\varnothing 200$ o wytrzymałości 32 kN/m (np. 'Keramo' syst.F)

Uwaga!
Odległości między istniejącym uzbrojeniem podziemnym odczytano z map – należy je traktować jako przybliżone.

STAROSTWO POWIATOWE
w Poznaniu

INWESTOR: URZĄD GMINY CZERWONAK	STADIUM: PROJ. BUD. – WYK.
OBIEKT: KANALIZACJA SANITARNA UL. WOJSKA POLSKIEGO W BOLECHOWIE – OSIEDLE	DATA: 12.05.2008
TREŚĆ: PROFIL PODŁUŻNY KANAŁU ULICZNEGO	SKALA: 1:500/100
PROJEKTOWAŁ: MGR INŻ. K. KONIECZNY upr. 235 i 236/87/Pw	NR PROJ.:
SPRAWDZIŁ: MGR INŻ. B. SZCZUBLEWSKI upr. 83/75/Pw	NR RYS.: 3

