

OWIŃSKA
plac Przemysława
koncepcja zagospodarowania przestrzennego ZASADNICZA
Skala 1:500

(powiększenie)
Obr.: OWIŃSKA
Gm.: CZERWONAK
Woj.: WIELKOPOLSKIE

PROJEKT OŚWIETLENIA PLACU I PARKU

- UWAGI!
- wycięcie na roboty zgodnie z wszystkimi właścicielami i użytkownikami działek oraz sieć
 - wykopy wykonywać ręcznie
 - kabel ułożyć na głęb. 0,7m a pod drogą 1,2m zgodnie z PN-76/E-05125 /kabel-YAKY z 25+taśma uzim.FeZn625
 - szczegóły wykonania w opisie
 - maszyna osł. 56-12 7/2m / 5 ram. z oprawami S65 203 /150W
 - projekt osł. z pomiarem 50-211 - obud. izolacyjna 01295-2 +FB495
 - instalacja osł. zasil. pomiarowa sygnalizacji ulicznej
 - słup pałowy SPK-4/4 z oprawą DCP 70K / kula młeczna /
 - przew. kablowy-rura z HDPE-JANODUR-6 110 o l=20m
 - " " " " " " " o l=30m
 - " " " " " " " o l=100m
 - " " " " " " " o l=110m
 - uzim. ponowy-Galmar z pręta miedzianego 142 mm o l=3m -3 szt.


Opracował i wkleił:
Władysław Hodała
Inż. Wł. Hodała
Upr. bud. 5435/194/78
5-11-01, 5-11-04, 5-11-05

INSTALACJE SANITARNE

- PROJEKTOWANA KANALIZACJA DESZCZOWA RURY PVC 200/300
- KANALIZACJA DESZCZOWA 400 DO WYMAMY
- PROJEKTOWANE WPUSTY DESZCZOWE
- SEPARATOR ŚCIEKÓW
- PROJEKTOWANE WADUCY
- PROJEKTOWANY WODOCIĄG PVC 110/42
- PRZYŁĄCZE WODY PE 32/2,51 OŚT. 1090 Z WODMIERZEM DO POLEWANIA

PROJEKTANT: **TARBIUSZ PRZYBYL**
UL. KROKUSI 13/14A
63-100 Wągrowiec, tel. 63 63 82 24
fax 63 63 70 54 06

lipiec 2001

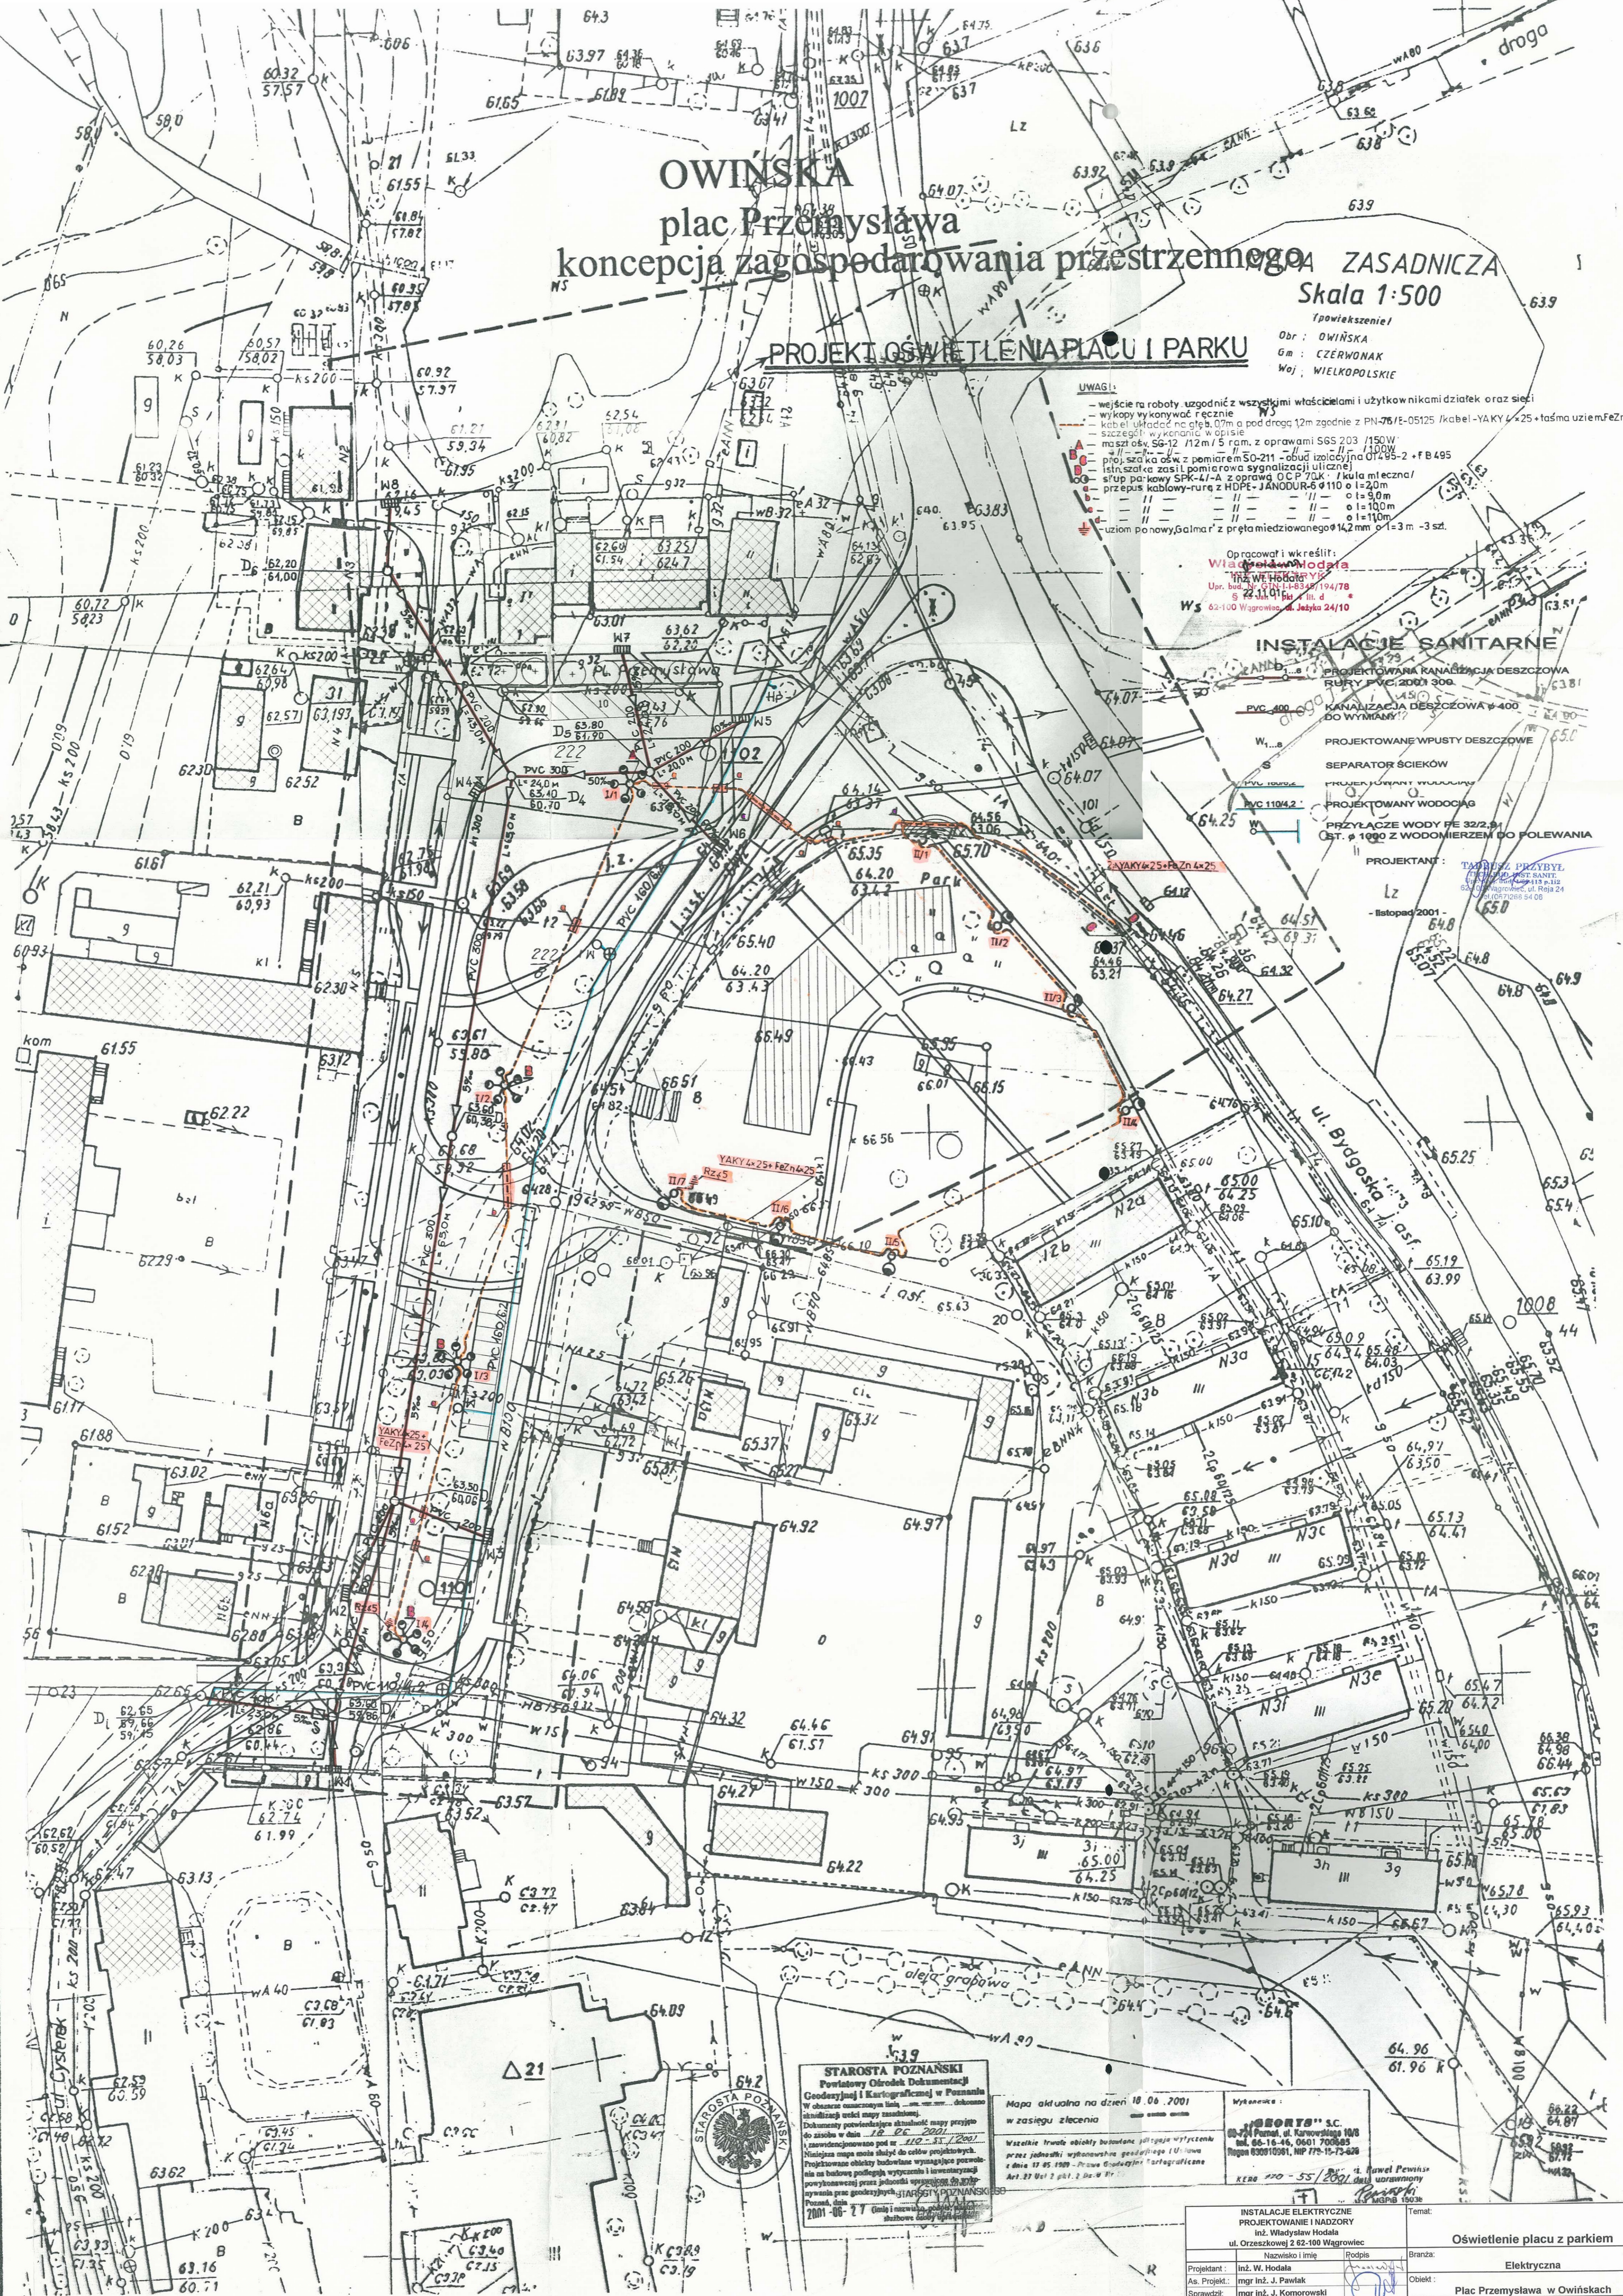

STAROSTA POZNAŃSKI
Powiatowy Ośrodek Dokumentacji
Grodzkiej i Kartograficznej w Poznaniu
W obszarze czynności jest...
Dokumenty potwierdzające aktualność mapy przyjętej do zainicjowania...
i uwzględnienie pod nr 110-33/2001
Niniejsza mapa ma służyć do celów projektowych.
Projektowane zmiany budowlane wymagające prowadzenia na budowę podlega wyrażeniu i licencjowaniu przykonieczności przez jednostki uprawnione do wydawania prac geodezyjnych STAROSTY POZNAŃSKIEGO w Poznaniu, dnia 2001-06-27 (Gniazdo i oznaczenie planu sytuacyjnego)

Mapa aktualna na dzień 10.06.2001 w zakresie zlecenia
Wskazanie trwałych obiektów budowlanych jedynego wytyczenia przez jednostki wykonawstwa geodezyjnego UJ-100 z dnia 17.05.1989 - Przew. Grodzkiej i Kartograficznej Art. 27 Ust. 2 pkt 2. Str. 4 W P.

Wydawca:
SPORTS S.C.
ul. Karłowicza 10/8
tel. 66-16-46, 06-61 700-85
Regon 63091081, NIP 77-15-73-626

INSTALACJE ELEKTRYCZNE PROJEKTOWANE I NADZORY Inż. Władysław Hodała ul. Orzeszkowej 2 62-100 Wągrowiec		Temat: Oświetlenie placu z parkiem	
Nazwisko i Imię:	Rodzin:	Branża:	Elektryczna
Projektant:	Inż. W. Hodała	Objekt:	Plac Przemysława w Owińskich
As. Projekt:	mgr inż. J. Pawlak	Skala:	1:500
Sprawdził:	mgr inż. J. Komorowski	Nazwa rys.:	Plan sytuacyjny - projekt oświetlenia
Data:	12.2001r.	Nr rys.:	1